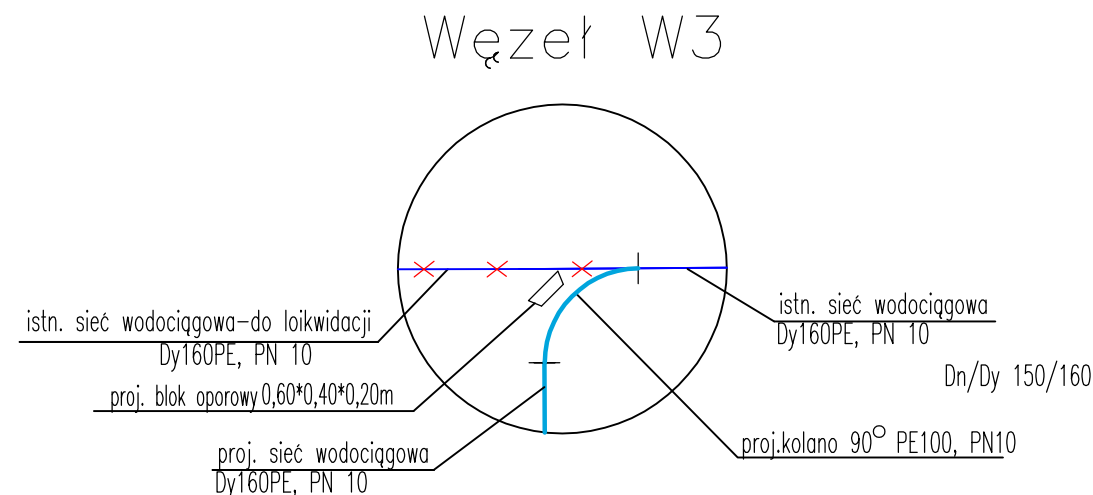
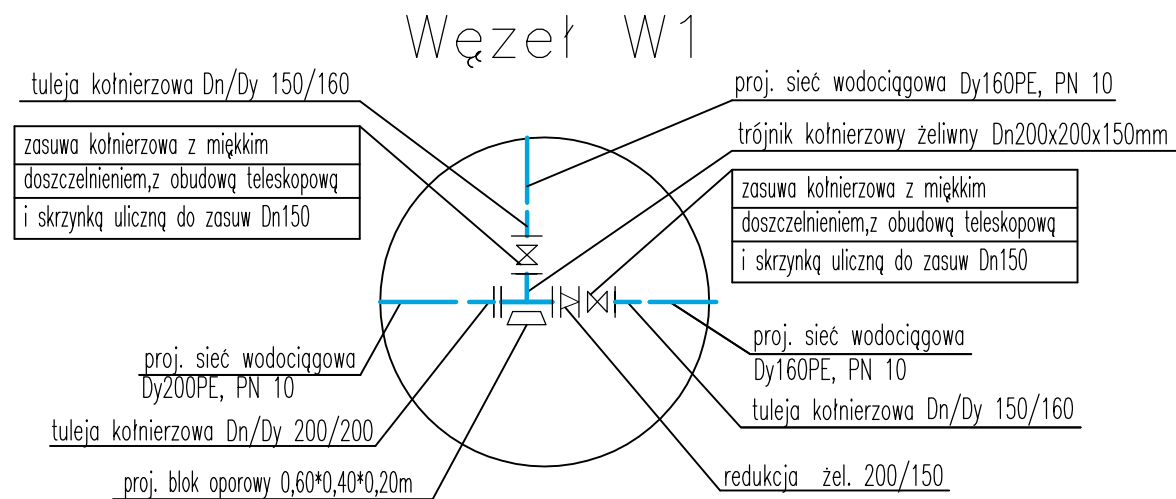


Uwaga:

Wartość rzędnej oraz głębokość osi istniejącej instalacji podano w przybliżeniu.
Przed rozpoczęciem wykopów w miejscach kolizji z istniejącym uzbrojeniem wykonać przekopy próbne w celu ustalenia dokładnej lokalizacji.

OZNACZENIA :

- proj. sieć wodociągowa
- proj. studnia wodomierzowa
- nazwa węzła
- zmiana kierunku trasy wodoc.
- zagłębienie osi rurociągu

P.p.= -10,00 [m n.p.m.]

Rzędna istniejącego terenu	0.00	0.01	0.01	0.01
Rzędna osi proj. wodociągu	-1,60	-1,59	-1,59	-1,57
spadek %		i=0,3%		
średnica w mm			Dy160mmPE100,PN10	
Długość odcinka [m]		4.35	1.55m	4.50m
Długość całkowita [m]	0,00	4,35	5,90	10,40

PROJWENT Pracownia projektowa 80-170 Gdańsk, ul. Noskowskiego 13A/9, tel 683 47 35			Nr rys. 12 Skala 1:100
Temat: Technologia SUW i sieć wodociągowa Wrocław, dz. nr 157/1, 245/3, 209, gm Cedry Wielkie Projekt: Projekt wyk. technologii SUW i sieci wodociągowej Dy 160			
Nazwa rysunku: Profil sieci wodociągowej W1- W4			Data 12.2012
Funkcja:	Imię i Nazwisko	Nr upr.	Podpis
Projektant:	Zdzisław Traczyk	68 Gd/75	
Sprawdzający:	Piotr Richter	POM/0140/POOS/04	